



## IMPIANTO DI PONTE MAMMOLO (RM)

LAVORI DI RISTRUTTURAZIONE DEI LOCALI UFFICI DEL PERSONALE COTRAL E SALA D'ATTESA VIAGGIATORI PRESSO IL NODO DI SCAMBIO DI PONTE MAMMOLO - VIA TIBURTINA STAZIONE METRO

PROGETTO DEFINITIVO


IMPIANTO ELETTRICO

|   |  |  |
|---|--|--|
| <b>GRUPPO PROGETTAZIONE COTRAL SPA</b><br>R.U.P. Ing. Bove Bartolomeo<br>responsabile di progetto Ing. Andrea Pulcinella<br>arch. Roberta Franceschetti<br>arch. Laura Graziadio<br>P.I. Stefano Malandra | <b>GRUPPO PROGETTAZIONE UNIVERSITA' DI ROMA TRE</b><br>responsabile: prof. arch. Maria Grazia Ciandì, arch. Emanuele von Normann<br>collaboratori: arch. Giulia Bossi, arch. Daniele Calisi, arch. Maria Rabazio Martin, dott. Matteo Molinari | N. ELABORATO<br><h1>4</h1>                 |
| COMUNE DI ROMA (RM) MUNICIPIO IV (EX V)   |  | RESPONSABILE SFE<br>Dott. Renato De Santis |


SCALA 1:100

| Emissione/modifica | Realizzato | Verificato | Approvato | Revisione | Data |
|--------------------|------------|------------|-----------|-----------|------|
|                    |            |            |           |           |      |
|                    |            |            |           |           |      |
|                    |            |            |           |           |      |
|                    |            |            |           |           |      |


IMPIANTO ELETTRICO

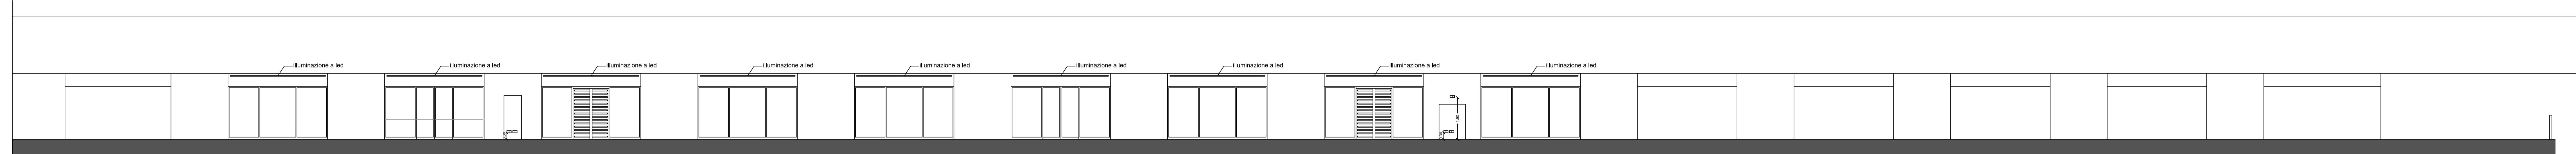


PROSPETTO SCALA 1:100

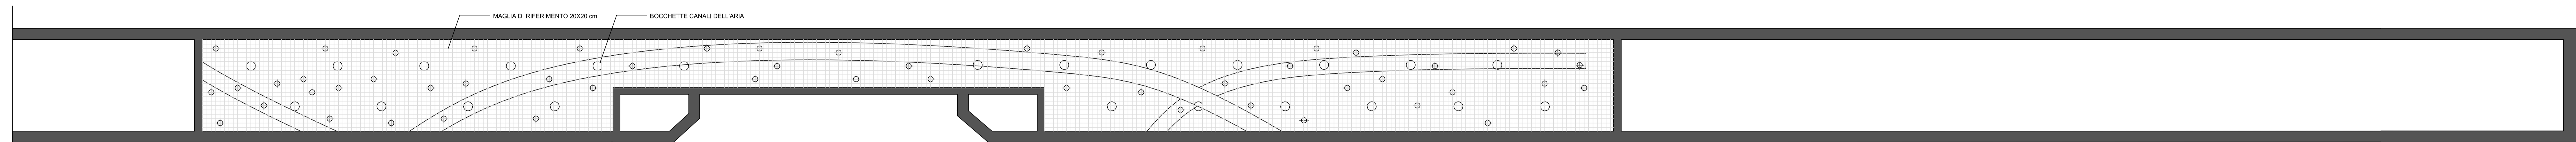

PIANTA DEL CONTROSOFFITTO SCALA 1:100

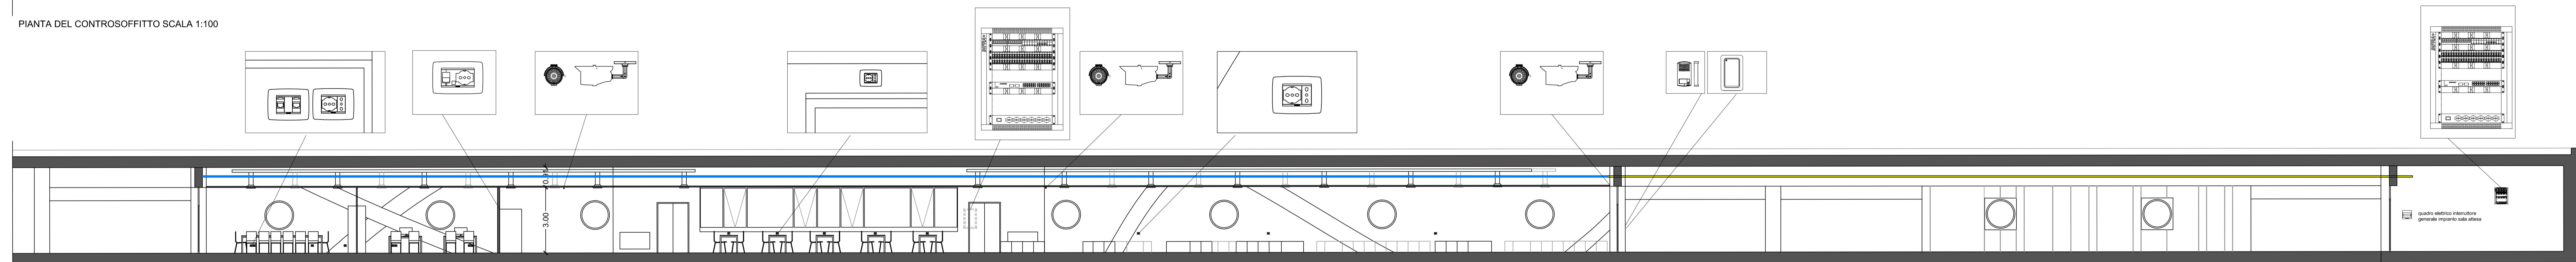

SEZIONE A-A' SCALA 1:100

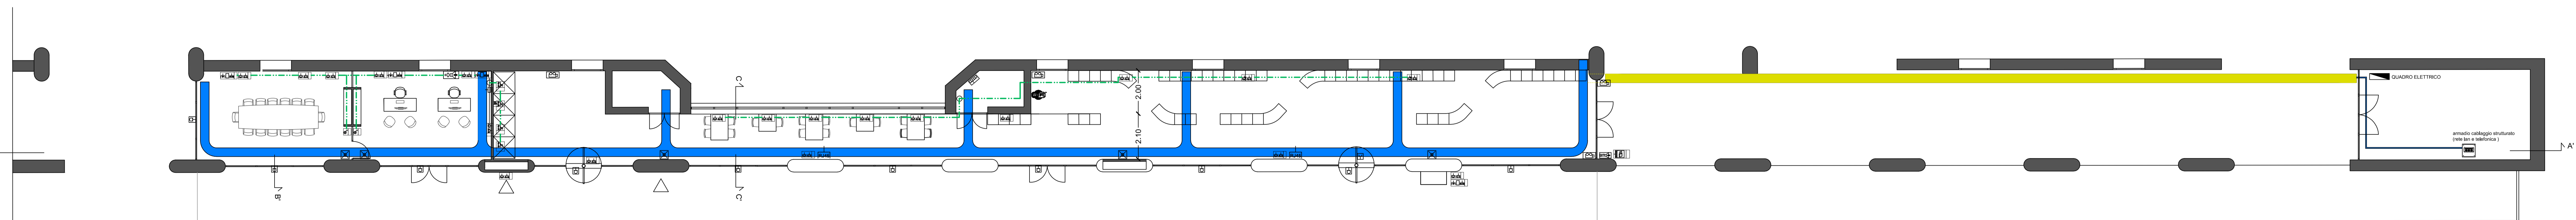

PIANTA SCALA 1:100

| LEGENDA |  |
|---------|--|
|         | Cassetta di derivazione da incasso   |
|         | Centralino   |
|         | Interruttore luminoso 1P   |
|         | Letttore badge   |
|         | Presse 2P+T 16A bivalente  |
|         | Presse 2P+T 16A bivalente ita/led  |
|         | Presse con magnetotermico 2P+T 16A bivalente   |
|         | Presse di rete lan RJ45  |
|         | Presse telefonica  |
|         | Citofono - posto esterno   |
|         | Armadio rete lan   |
|         | Telecamera   |
|         | Citofono vivavoce  |
|         | Punto luce led   |
|         | Lampada emergenza  |
|         | canala esistente   |
|         | canala nuova a controsoffitto per alimentazione principale illuminazione, rete dati, fibra ottica, citofonia |
|         | tubo corrugato a pavimento   |